

Odpisy:

**MAPA SYTUACYJNO-WYSOKOŚCIOWA**  
**do celów projektowych**  
terenu położonego w woj. mazowieckim, powiat grójecki, miasto Grójec,  
obręb Zalesie

skala 1:1000

Kopia mapy jest zgodna z oryginałami 7.166.19.074.4; 7.166.19.08.3  
Treść mapy aktualna na 14.08.2012 7.166.19.013.1; 7.166.19.13.3  
KERG: 3554-25/12  
-672017030- NIP 948-108-76-62  
"GeoPlan" Zakład Usług  
Geodezyjnych i Projektowych  
mgr inż. Piotr Korczak  
ul. Zacisze 5/1  
26-600 Radom tel./0-48/36-255-44

GEODETA UPRAWNIONY  
(podpis nieczytelny)

mgr inż. Piotr Korczak  
upr. nr 18615

Mapa aktualna w granicach  
opracowania zaznaczonego

kolorem ..czarnym..... nadaje się  
do uzgodnienia w ZUD

Nie wyklucza się istnienia w terenie  
również urządzeń podziemnych dla których  
brak było informacji branżowych i nie  
zostały odnalezione w terenie w czasie  
inwentaryzacji geodezyjnej.

Wszelkie trwałe obiekty budowlane  
podlegają wytyczeniu przez jednostkę  
wykonawstwa geodezyjnego lub  
geodetę miejskiego (gminnego).

966/12

STAROSTWO POWIATOWE W GRÓJCIE  
Wydział Geodezji, Kartografii, Katastru i Nieruchomości  
Ośrodek Dokumentacji Geodezyjnej i Kartograficznej  
w Grójcu, ul. Piłsudskiego 59

W obszarze oznaczonym linią .....czarna.....  
dokonano aktualizacji treści mapy zasadniczej.  
Dokumenty z pomiaru uzupełniającego przyjęto do zasobu  
powiatowego w dniu 14.08.12  
i zaewidencjonowano pod nr 3554-25/12  
Niniejsza mapa może służyć do celów projektowych.  
Projektowane obiekty budowlane wymagające pozwolenia  
na budowę podlegają wytyczeniu i inwentaryzacji powyko-  
nawczej przez jednostki uprawnione do wykonywania prac  
geodezyjnych.

Z up. STAROSTY GRÓJECKIEGO

Grójec, dn. 14.08.12. (podpis nieczytelny).  
mgr inż. Agnieszka Wdowczyk  
Kierownik Ośrodka Dokumentacji  
Geodezyjnej i Kartograficznej

PAŃSTWOWY POWIATOWY  
INSPEKTOR SANITARNY  
w GRÓJCIE

05-600 Grójec, ul. Mogielnicka 67  
tel.048 664-22-58 tel./fax 048 664-37-89

Uzgodniono bez zastrzeżeń na podstawie  
Ustawy z dnia 14 marca 1985r.  
o Państwowej Inspekcji Sanitarnej  
(Dz.U.z2011r.Nr212.poz.1263 z późniejszymi zmianami)

Nr.rej. ZNS.703.20.2012  
Dnia 26.10.2012

PAŃSTWOWY POWIATOWY  
INSPEKTOR SANITARNY  
w Grójcu

(podpis nieczytelny)  
Jolanta Podlińska Matysiak

STAROSTWO POWIATU GRÓJECKIEGO  
ul. J. Piłsudskiego 59, 05-600 Grójec

Zgodnie z art. 28 ust. 1 ustawy z dnia 17 maja 1989r.  
Prawo geodezyjne i kartograficzne (Dz. U. z 2005 r.  
Nr 240 poz.2027–tekst jednolity) oraz rozporządzeniem  
Ministra rozwoju Regionalnego i Budownictwa  
z dnia 2 kwietnia 2001 roku w sprawie geodezyjnej  
ewidencji sieci uzbrojenia terenu oraz zespołów uzgad-  
niania dokumentacji projektowej (Dz.U. Nr 38, poz.455)  
oraz zarządzenia Starosty Nr 45 z dnia 03.06.2006 r.  
uzgodniono usytuowania sieci uzbrojenia terenu

sieć wodociągowa z przyłączami

(wyszczególnienie)

Z-ca Przewodniczącego Zespołu  
Uzgadniania Dokumentacji Projektowej  
Agnieszka Wdowczyk  
(podpis nieczytelny)

(organ uzgadniający usytuowanie projektowych  
sieci uzbrojenia terenu – imię i nazwisko,  
podpis przewodniczącego zespołu)

534/12  
(sygn.opinii)

Uzgodnienie usytuowania sieci uzbrojenia terenu podlega  
wytyczeniu i geodezyjnej inwentaryzacji powykonawczej  
przez jednostki uprawnione do wykonywania prac geode-  
zyjnych.  
W razie niezgodności realizacji sieci uzbrojenia terenu  
z uzgodnionym projektem inwestor zobowiązany jest  
przedłożyć mapę z wynikami pomiarów powykonawczych  
właściwemu organowi administracji architektoniczno-bu-  
dowlanej.  
Uzgodnienie usytuowania projektowanych sieci uzbro-  
jenia terenu zachowuje ważność przez okres 3 lat od  
dnia wydania opinii w sprawie uzgadniania usytuowania  
projektowanych sieci uzbrojenia terenu.  
Uzgodnienie traci ważność w przypadku, o którym mowa  
w 13 rozporządzenia Ministra Rozwoju Regionalnego  
i Budownictwa z dnia 2 kwietnia 2001r. w sprawie geo-  
dezyjnej ewidencji sieci uzbrojenia terenu oraz zespołów  
uzgadniania dokumentacji projektowej.  
(Dz.U.Nr 38 poz.455).

Urząd Gminy i Miasta w Grójcu  
ul. Józefa Piłsudskiego 47  
05-600 Grójec


Wydział Inwestycji i Gospodarki Przestrzennej,  
tel. 048/664-30-93

ZAŁĄCZNIK NR 1 DO DECYZJI NR .....21/2012.....  
z dnia 31.07.2012

(podpis nieczytelny)

Adelina Reńska  
mgr inż. arch.

OKRĘGOWA IZBA URBANISTÓW z s.w. WARSZAWIE  
numer wpisu WA-389

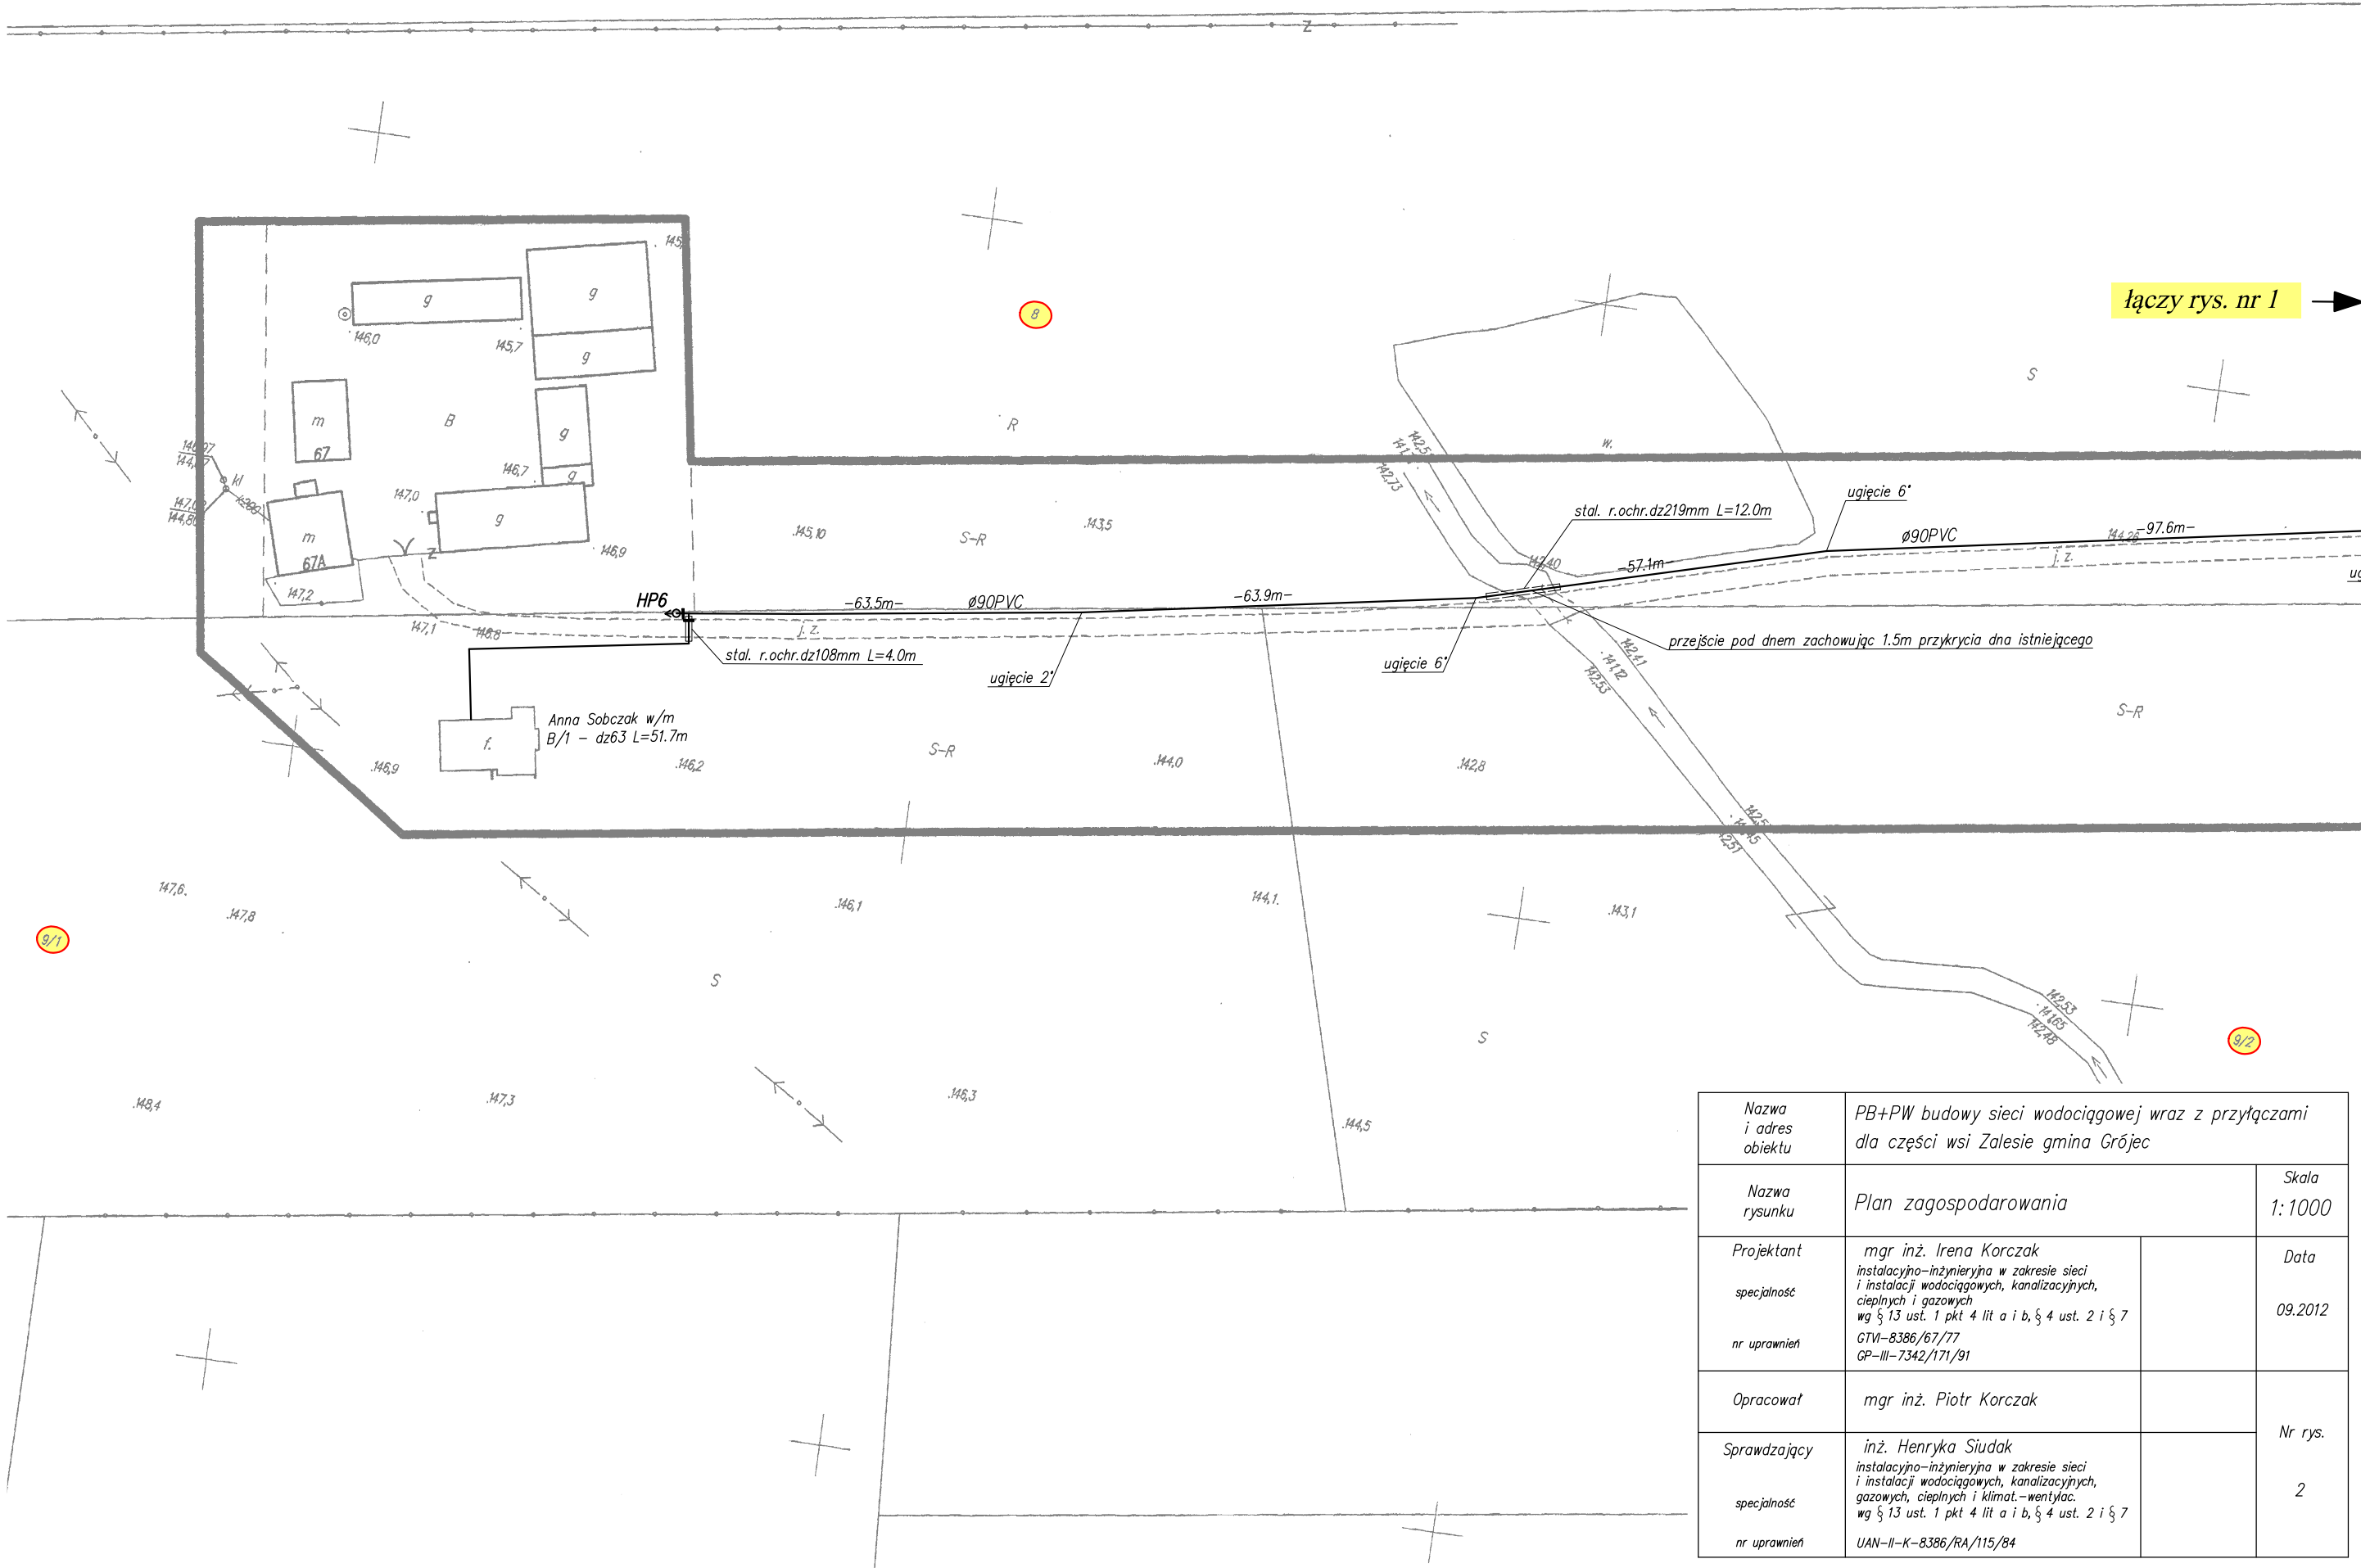

Nazwa i adres obiektu	PB+PW budowy sieci wodociągowej wraz z przyłączami dla części wsi Zalesie gmina Grójec		
Nazwa rysunku	Plan zagospodarowania		Skala 1:1000
Projektant	mgr inż. Irena Korczak	Data 09.2012	Nr rys. 2
specjalność	instalacyjno-inżynierska w zakresie sieci i instalacji wodociągowych, kanalizacyjnych, ciepłych i gazowych wg § 13 ust. 1 pkt 4 lit a i b, § 4 ust. 2 i § 7		
nr uprawnień	GTW-8386/67/77 GP-III-7342/171/91		
Opracował	mgr inż. Piotr Korczak		
Sprawdzający	inż. Henryka Siudak		
specjalność	instalacyjno-inżynierska w zakresie sieci i instalacji wodociągowych, kanalizacyjnych, gazowych, ciepłych i klimat.-wentylac. wg § 13 ust. 1 pkt 4 lit a i b, § 4 ust. 2 i § 7		
nr uprawnień	UAN-II-K-8386/RA/115/84		